

Схемы


Расстановки элементов системы

Разработал _____


Проверил _____

Принял _____



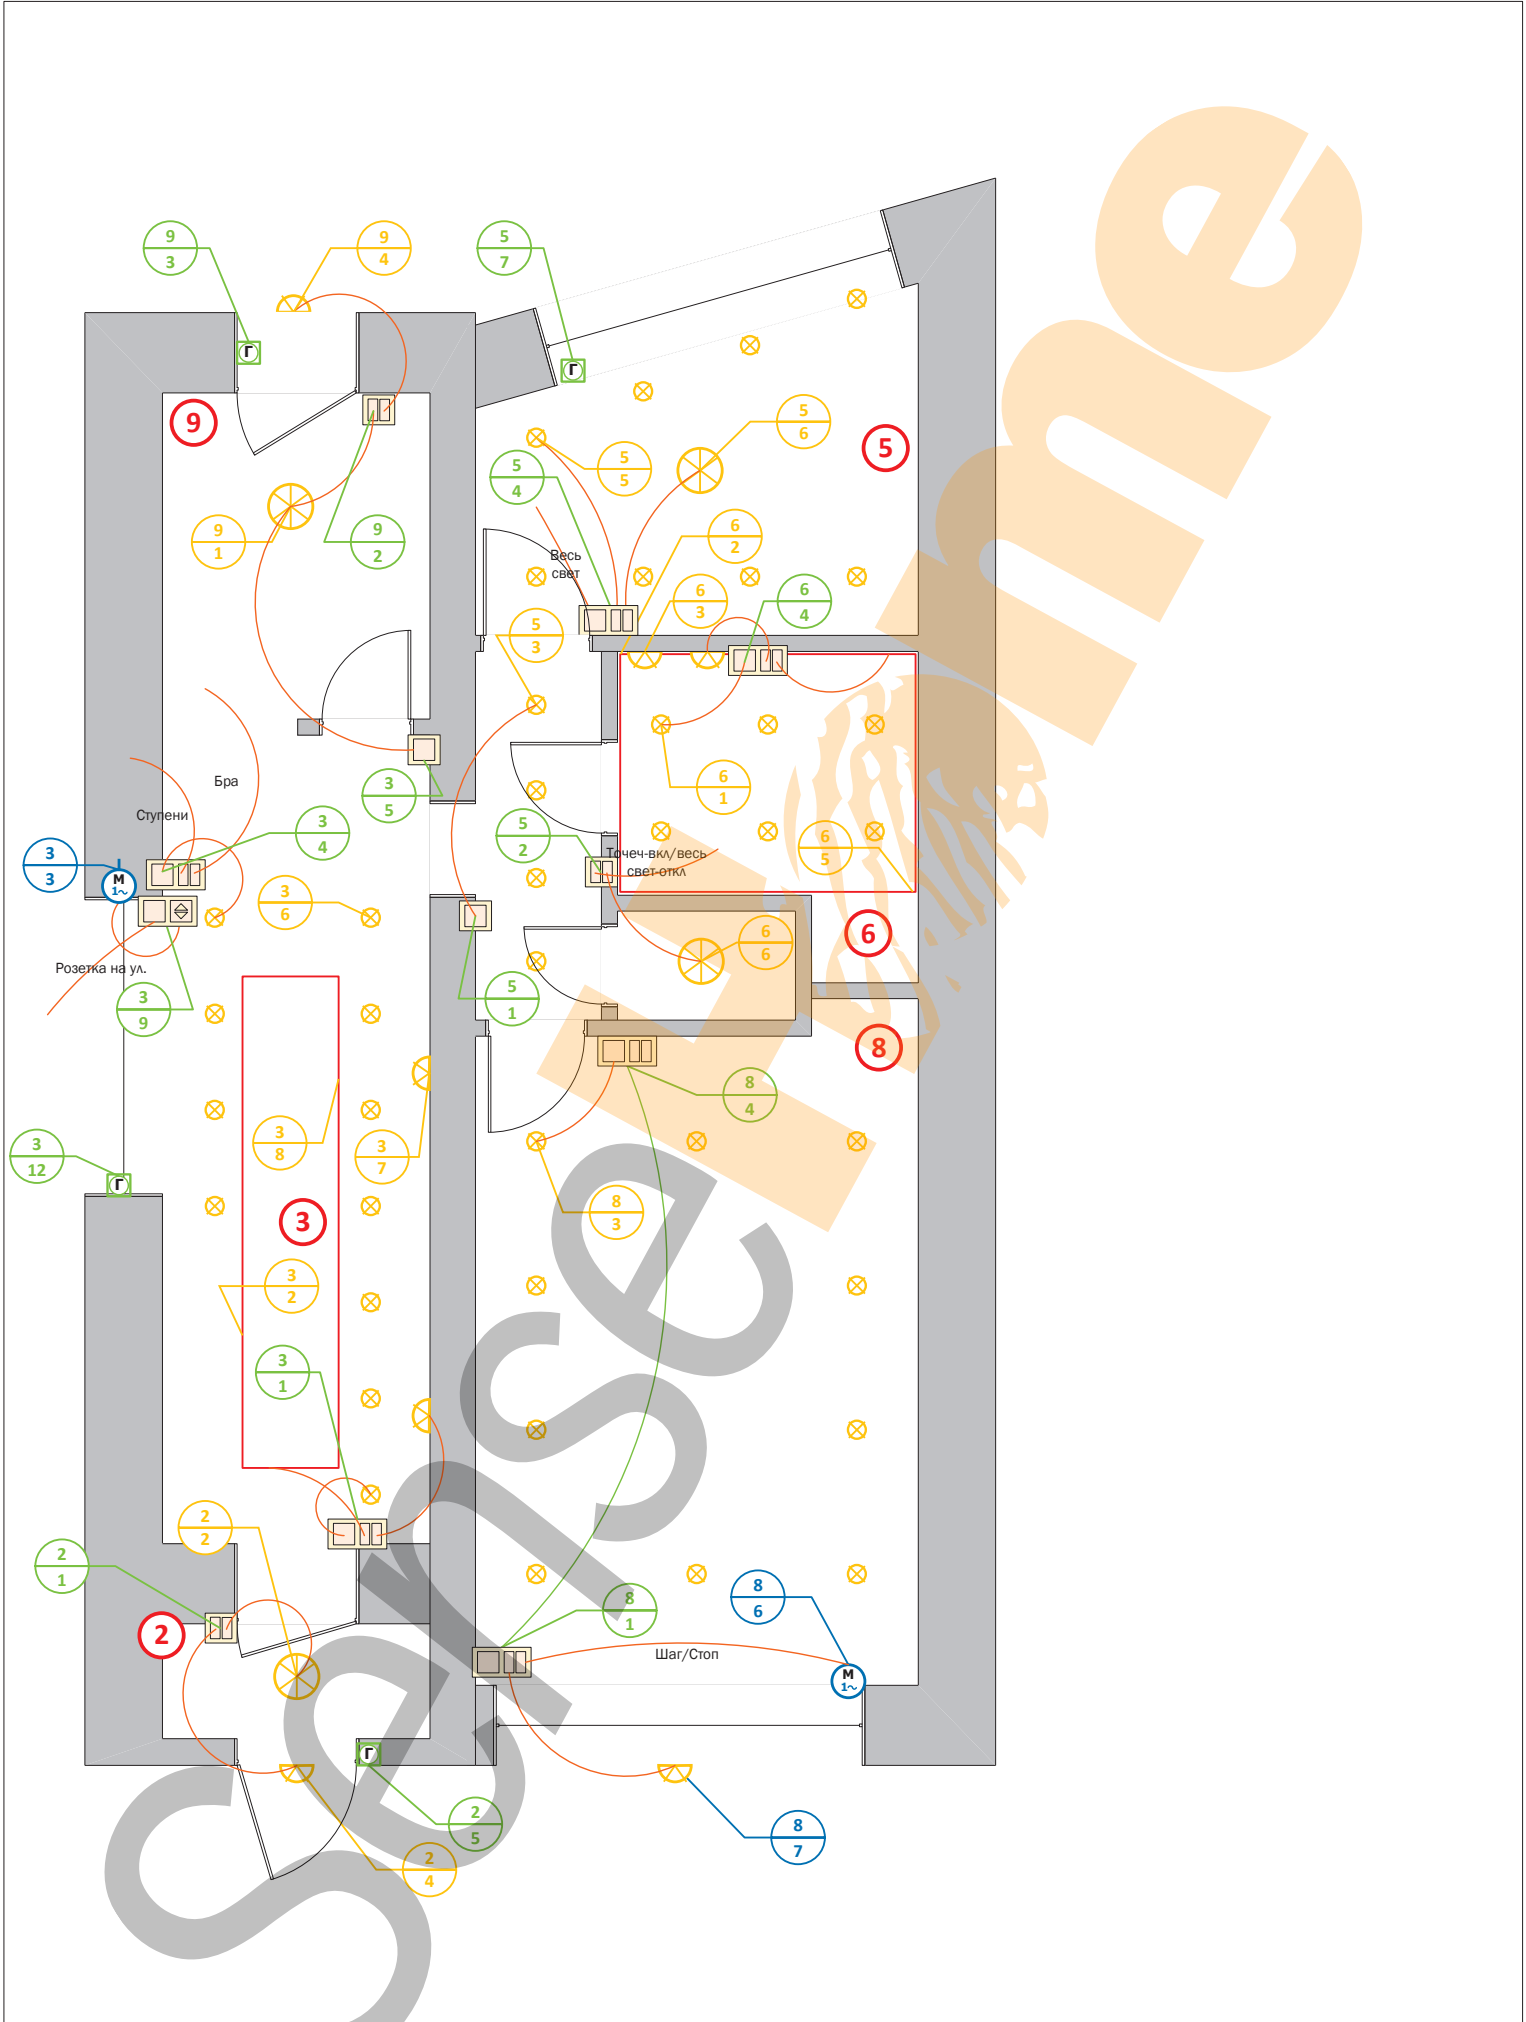

Проект 23-09			
Адрес:			
Этаж 1	Стандия	Лист	Листов
	П	1	7
План освещения, рольставни			

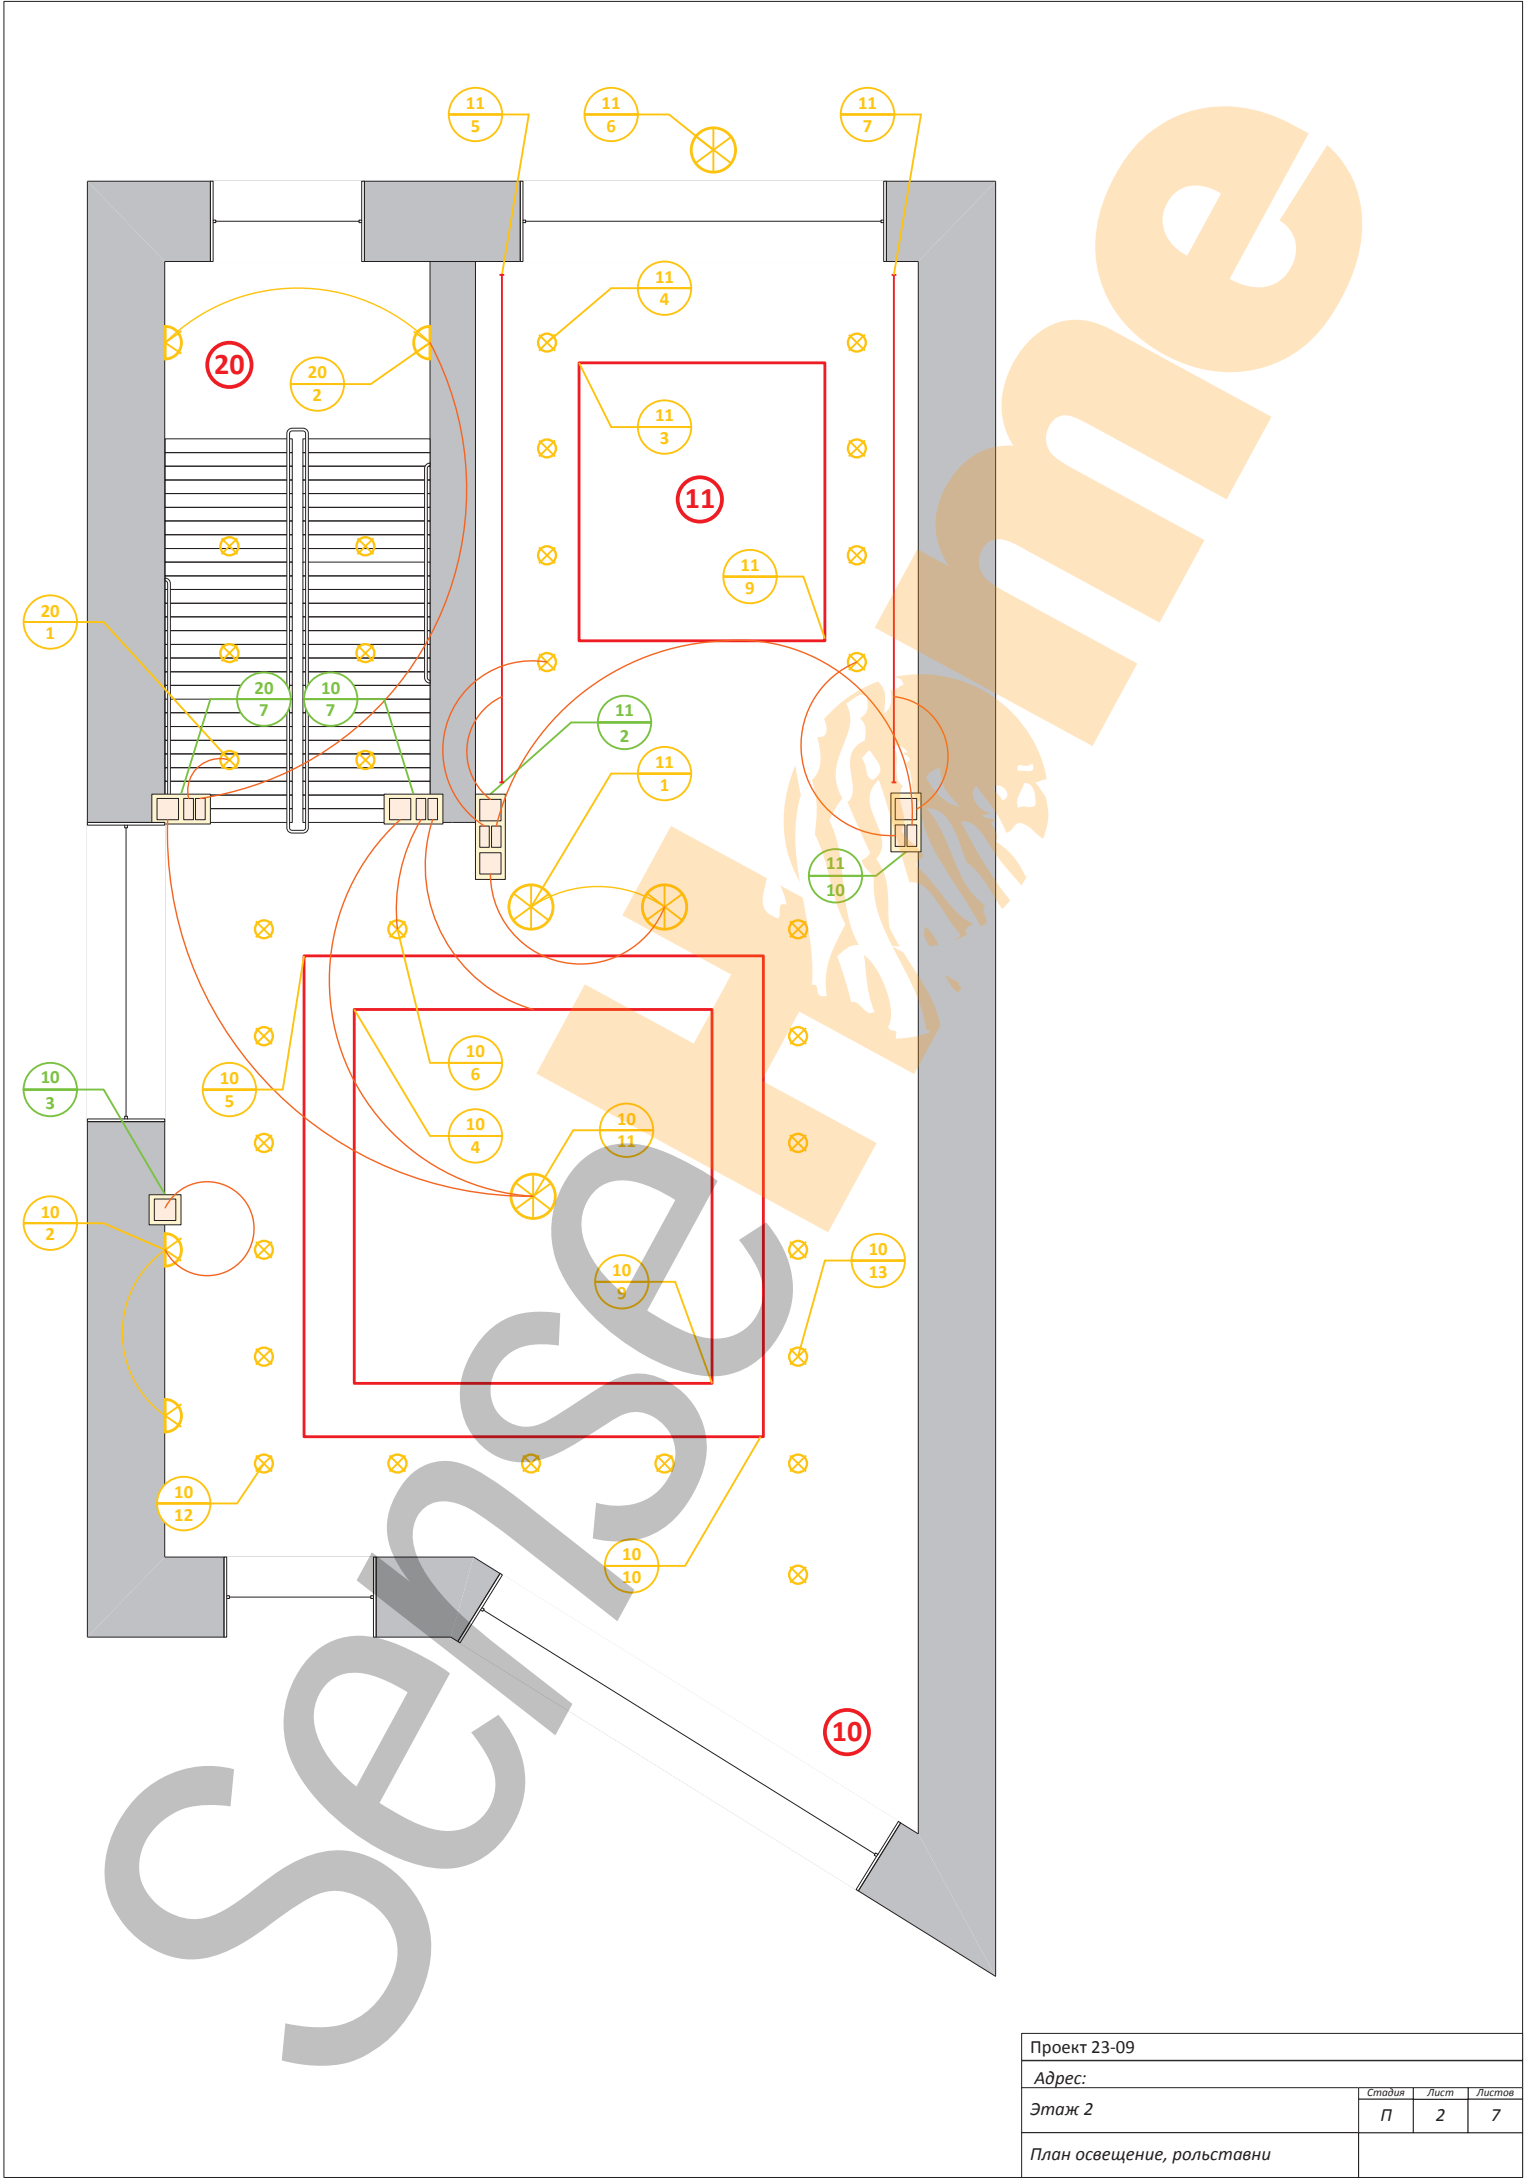


Проект 23-09

Адрес:

Этаж 2

План освещения, рольставни

Стадия	Лист	Листов
П	2	7

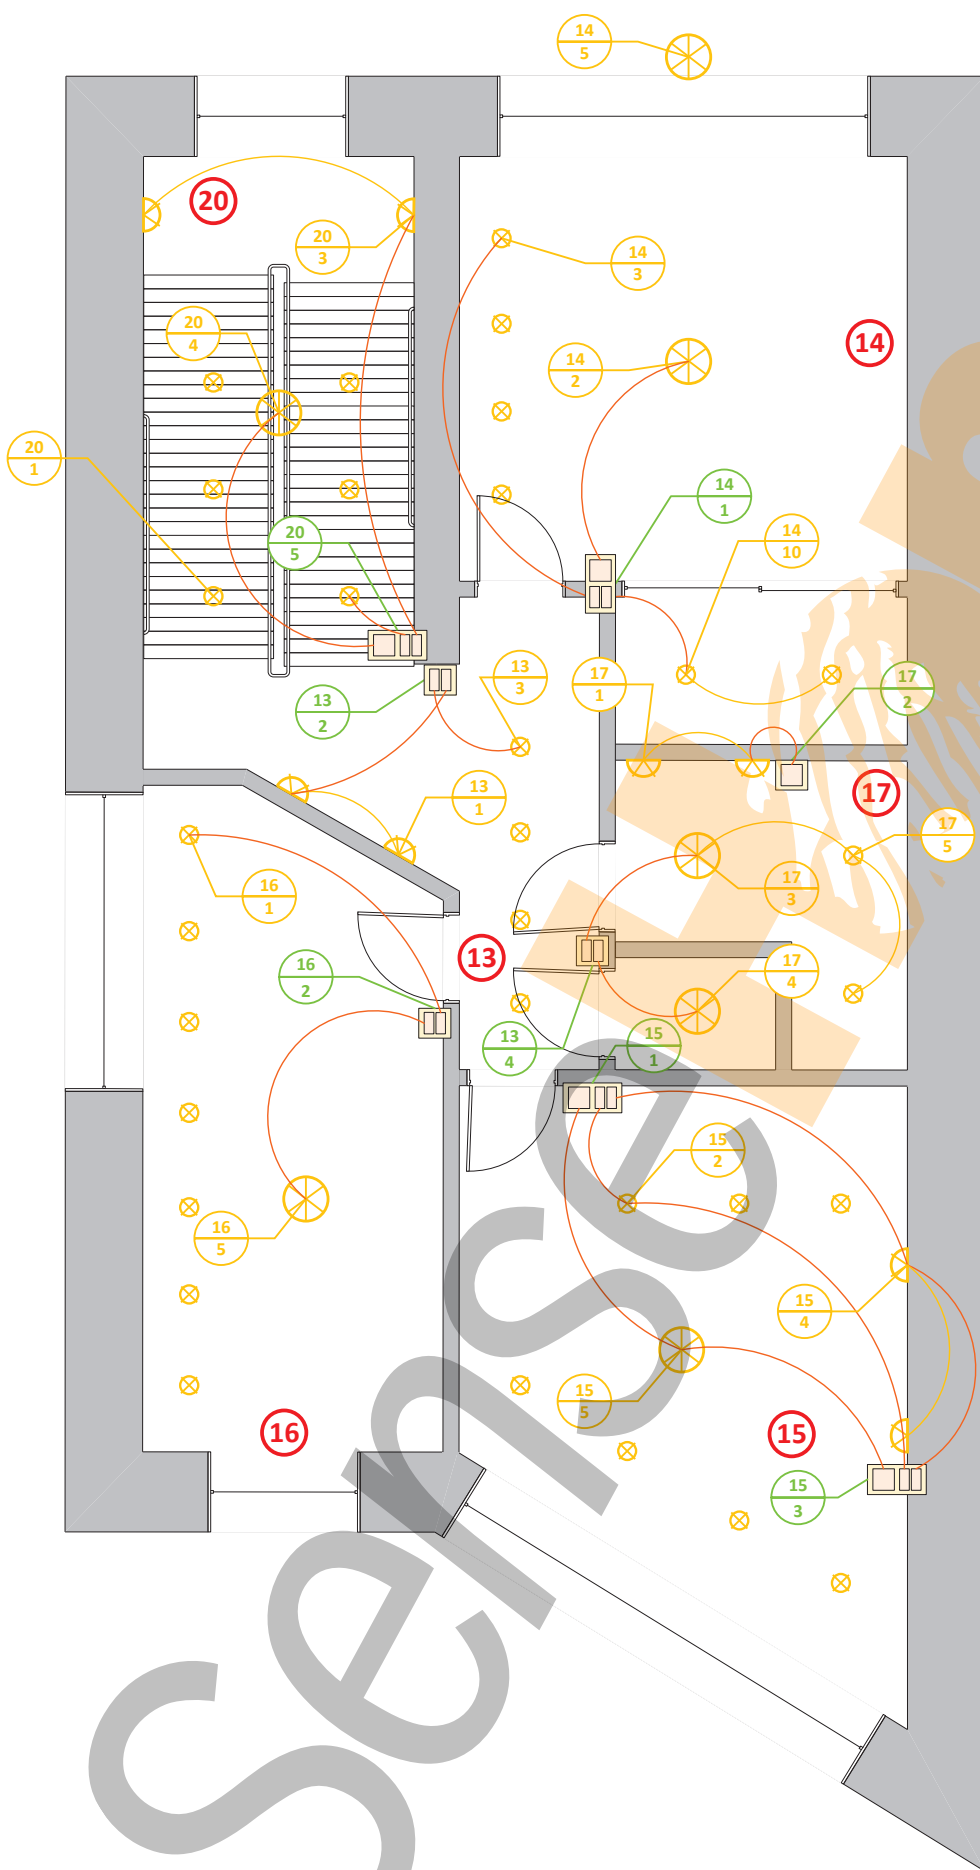


Проект 23-09

Адрес:

Этаж 3

План освещения, рольставни

Стадия	Лист	Листов
П	3	7

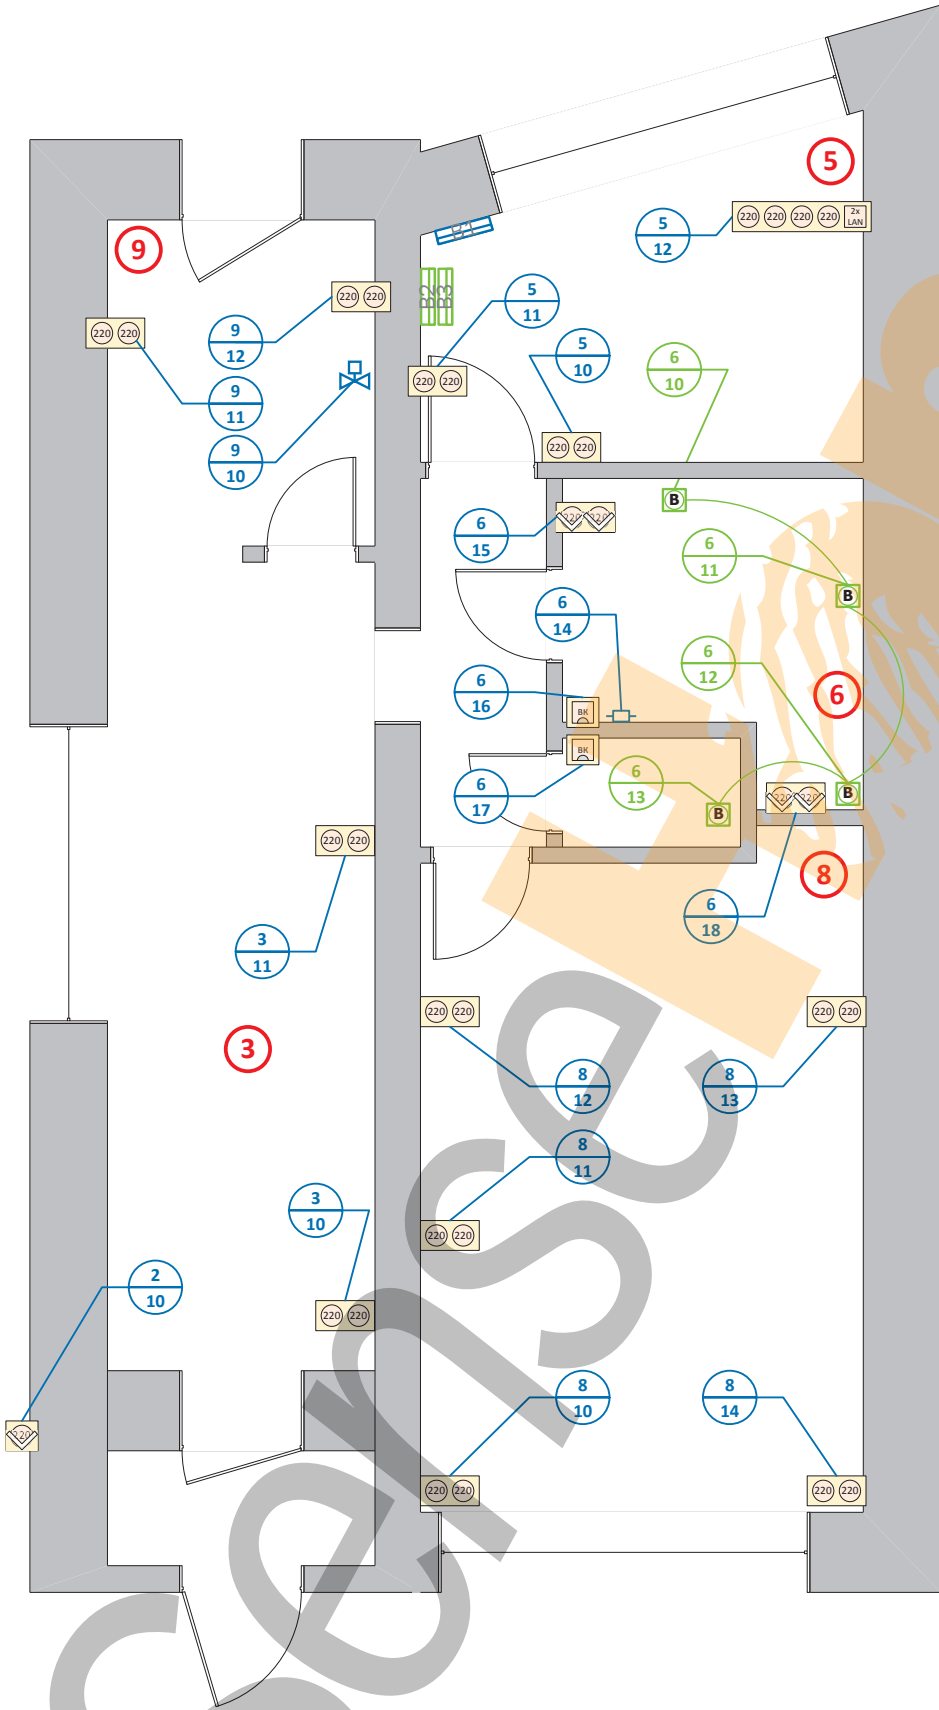


Проект 23-09

Адрес:

Этаж 1

Розетки, протечки, ТП

Стадия	Лист	Листов
П	4	7

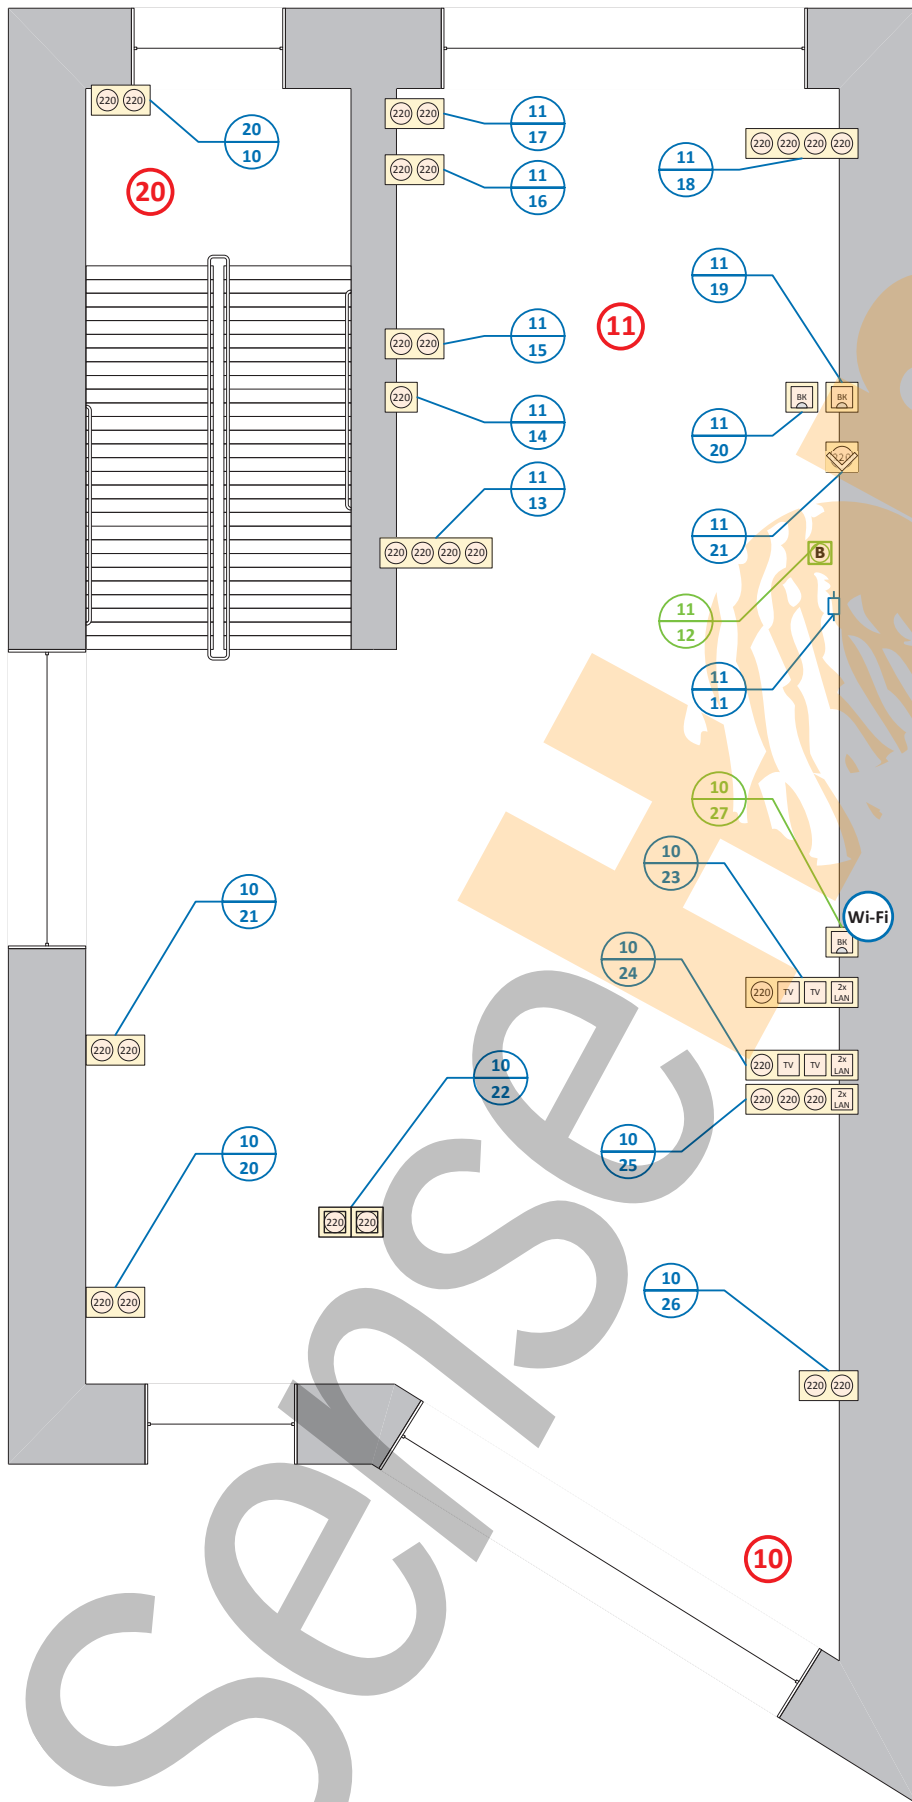


Проект 23-09

Адрес:

Этаж 2

Розетки, протечки, ТП

Стадия	Лист	Листов
П	5	7

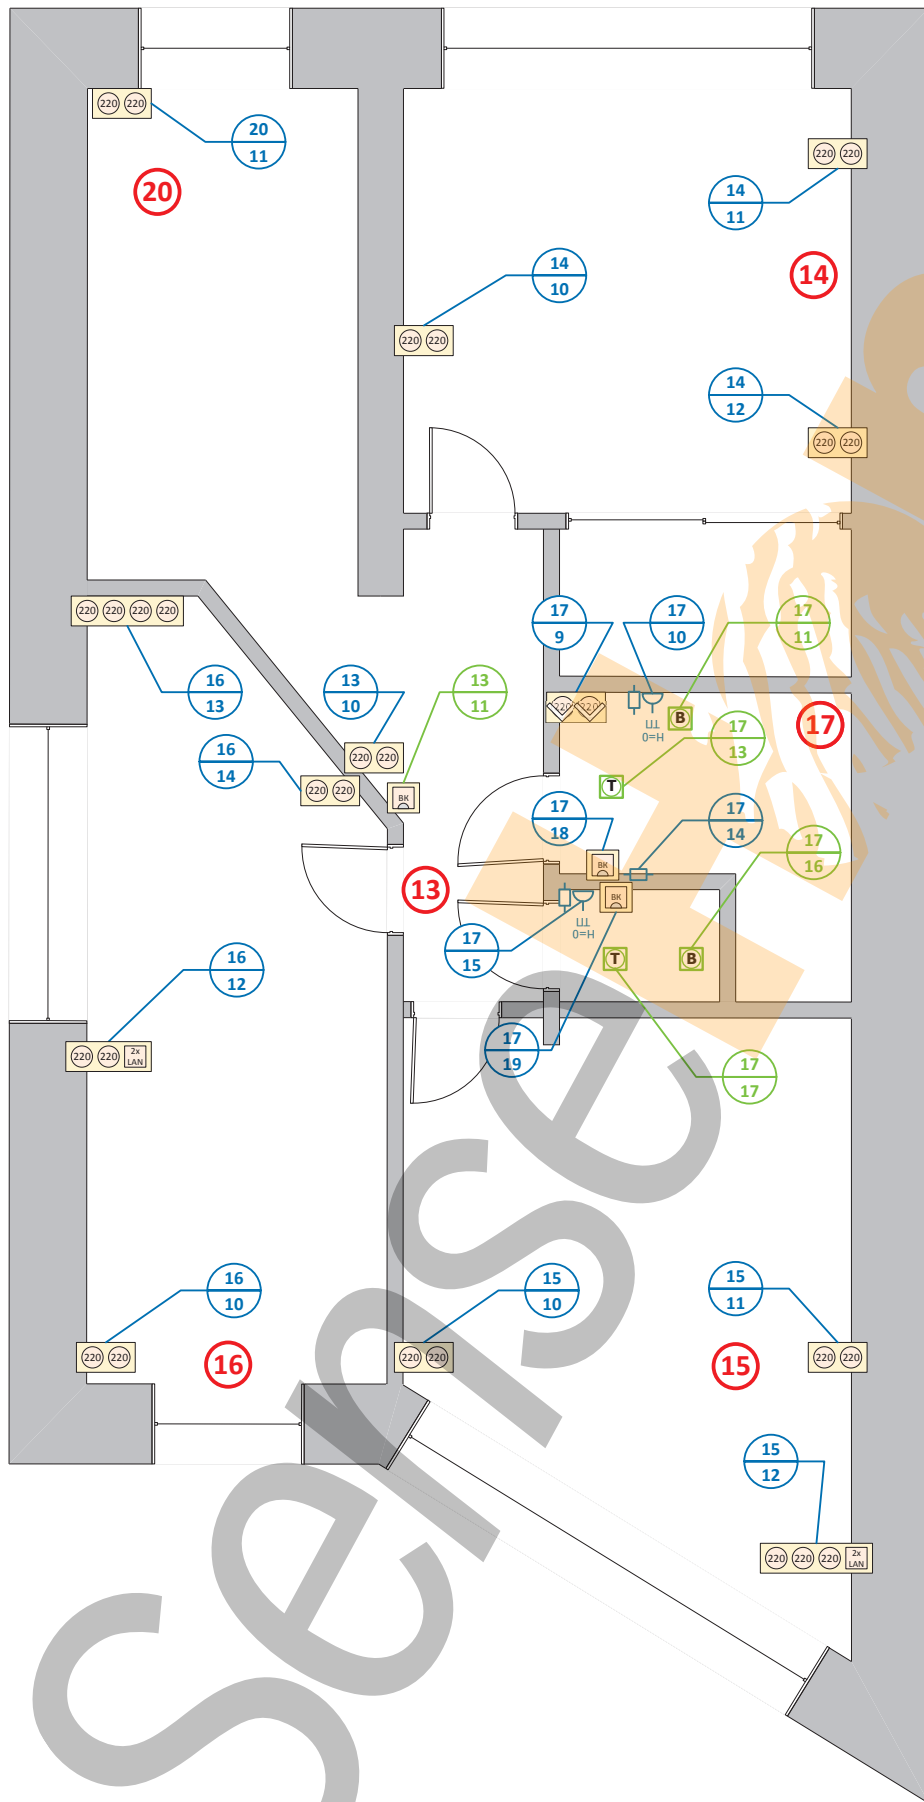

Проект 23-09

Адрес:

Этаж 3

Розетки, протечки, ТП

Стадия	Лист	Листов
П	6	7

	Терморегулятор		Люстра		Коробка
	Датчик температуры		Потолочный Светильник		Датчик освещенности
	Датчик движения		Бра		Пожарный Датчик
	Группа розеток 220V		Светодиодная RGB подсветка		Датчик протечек
	Группа розеток 220V напольная		Светодиодная подсветка		Номер помещения
	Слаботочная розетка		Одноклавишный выключатель		Электровентиль водоснабжения
	Слаботочная розетка напольная		Двухклавишный выключатель		ИК-передатчик
	Вывод кабеля		Подсветка		Щит силовой
	Группа влагостойких розеток 220V		Привод рольштор слаботочный		Щит автоматики
	Вывод кабеля (Электроустановка)		Привод рольштор 220V		Герконовый датчик
	Заглушка		Вытяжной вентилятор		Кодовая панель

Помещения	
1	Дом
2	Тамбур
3	Холл
5	Кабинет
6	Ванная (1 эт)
8	Гараж
9	Котельная
10	Гостиная
11	Кухня
16	Комната Саши
13	Коридор (3 эт)
14	Ванная (3 эт)

Проект 23-09

Адрес:

Квартира:

Стадия	Лист	Листов
П	7	7

Условные обозначения